
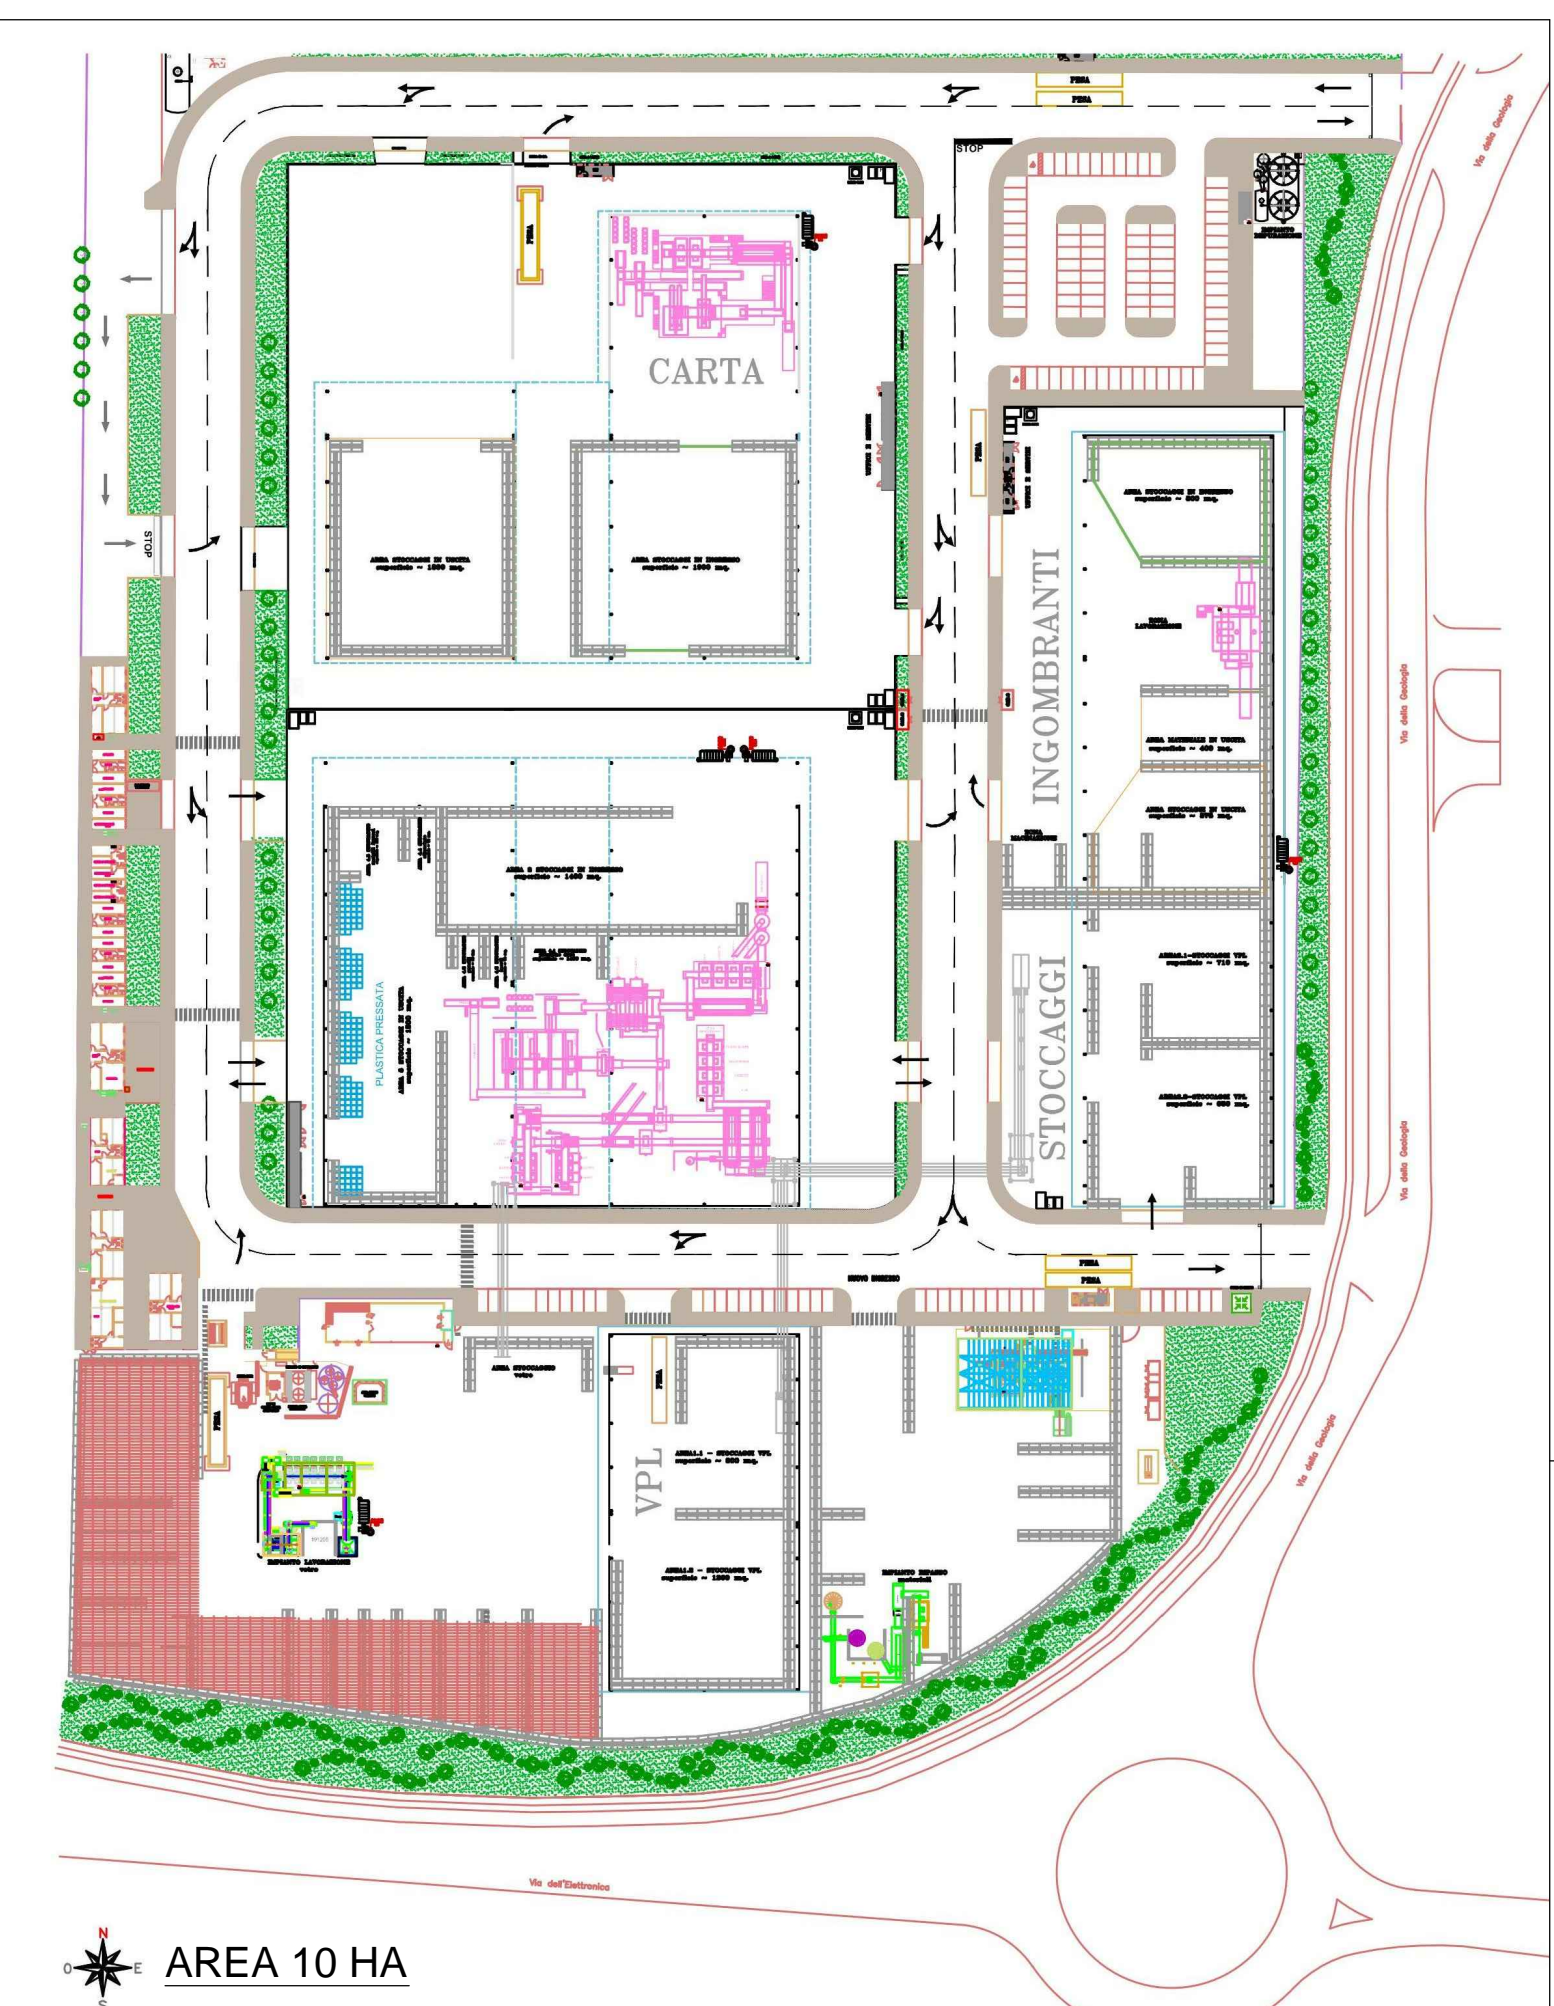


AREA 10 HA - PLANIMETRIA GENERALE INSEDIAMENTO CARTA

LEGENDA SIMBOLOGIA ANTINCENDIO			
	PORTA TAGLIAFUOCO RD 120		RELEVATORE OTTICO DI FUMO E CALORE
	STRUTTURA RD 120		RELEVATORE DI GAS
	ESTINTORE A POLVERE PORTATILE		RELEVATORE DI FUMO
	ESTINTORE A CO2		RELEVATORE TERMOCINETRIMETRO
	ESTINTORE CARRELLATO		CENTRALE ALLARME INCENDIO
	UNITA' MOBILE A SCHIUMA		QUADRO APERTURA MANUALE MONITORE
	PULSANTE ALLARME INCENDIO		AREE A > RISCHIO INCENDIO
	PULSANTE SGANCIO ELETTRICO		PUNTO DI RITIRO IN CASO DI EMERGENZA
	SIENA DI EVACUAZIONE ALLARME INCENDIO		VIA D'USCITA VERSO IL BASSO
	SARACINESCA INTERCETTAZIONE ANTINCENDIO		VIA D'USCITA ORIZZONTALE
	SARACINESCA INTERCETTAZIONE GAS		USCITA DI SICUREZZA APRIBILE VORSO L'ESTERNO
	SEGNALAZIONE OTTICO-ACUSTICA ALLARME INCENDIO		LUCE DI EMERGENZA
	TELEFONO CHIAMATE EMERGENZA		PRONTO SOCCORSO
	CASSETTA MEDICAZIONE		AREE CONFINATE

LEGENDA SIMBOLOGIA IMPIANTO ANTINCENDIO	
	ATTACCO AUTOPOMPA V.V.F. UNI 100
	MANICHETTA E CASSETTA ANTINCENDIO UNI 45 ML20 CON MANICHETTA E LANCIA
	DIRANTE A COLONNA UNI 70 CON MANICHETTA E LANCIA
	DIRANTE SOTTOSUOLO UNI 70 CON MANICHETTA E LANCIA
	MONITORE
	PERCORSO PRESINTUO TUBAZIONE INTERRATA PER IMPIANTO ANTINCENDIO
	PERCORSO TUBAZIONE A VISTA PER IMPIANTO ANTINCENDIO
	CASSETTA ANTINCENDIO

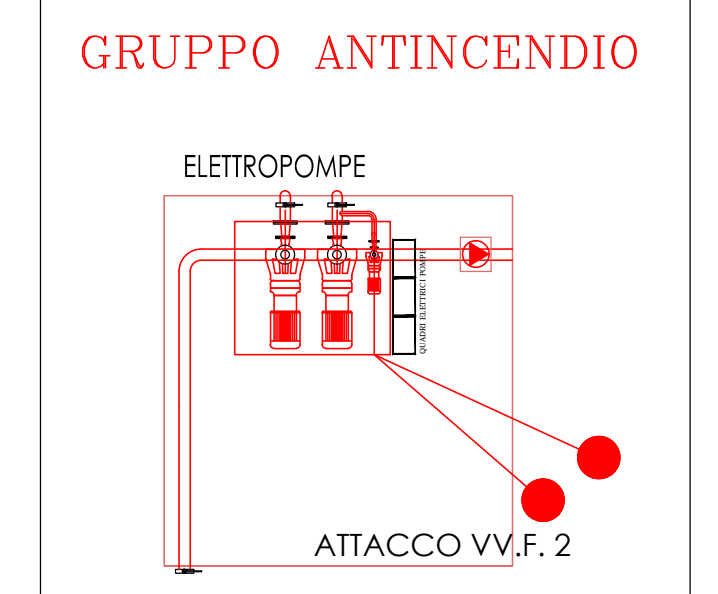

AREA 10 HA

0	14/07/2017	2.0	-	Prima emissione	
REV.	DATA	DESIGNATO	CONTROLLATO	APPROVATO	VERIFICA NORME
					DESCRIZIONE REVISIONI
COMMITTENTE: <b>ECO-RICICLI VERITAS SRL</b>					
SEDE: via della Geologia, "Area 43 ha", Marghera (VE)					
P. IVA: 03643900230					
PROGETTO: <b>ECODISTRETTO DI MARGHERA AREA 10 HA</b>					
LOCALIZZAZIONE: <b>COMUNE DI VENEZIA - MALCONTENTA Ex "Area 43 ha"</b>					
LIVELLO PROGETTUALE: <b>PROGETTO DEFINITIVO</b>					
FIRME: <b>IL COMMITTENTE</b> <b>ECO-RICICLI VERITAS SRL</b> <b>ECO-RICICLI VERITAS S.R.L.</b> <i>Il Direttore</i>					
FIRME: <b>IL TECNICO AMBIENTALE</b> <b>Dott. Ag. Sandro SATTIN</b> <i>Il Tecnico Ambientale</i>					
ELABORATO N.: <b>013.00</b>					
Luglio 2017					
TITOLO: <b>PRESIDI ANTINCENDIO INSEDIAMENTO - CARTA</b>					
SCALA: 1:200					
ARCHIVIO INFORMATICO: EcoRicicliVeritas Area 43ha (Area 10 ha, Non Inadempiti)					
via Della Geologia 10002 - San Donà di Po (VE) Tel. 041-2250961 Fax 041-2250962 e-mail: info@eco-ricicli.it		via G. Delella n. 15 30027 - San Donà di Po (VE) Tel. 041-2250961 Fax 041-2250962 e-mail: info@progetek.it		via G. Delella n. 15 30027 - San Donà di Po (VE) Tel. 041-2250961 Fax 041-2250962 e-mail: info@studio.dus.it	

I diritti d'autore appartengono alla società indicata - E' vietato riprodurre senza permesso esplicito qualsiasi contenuto